
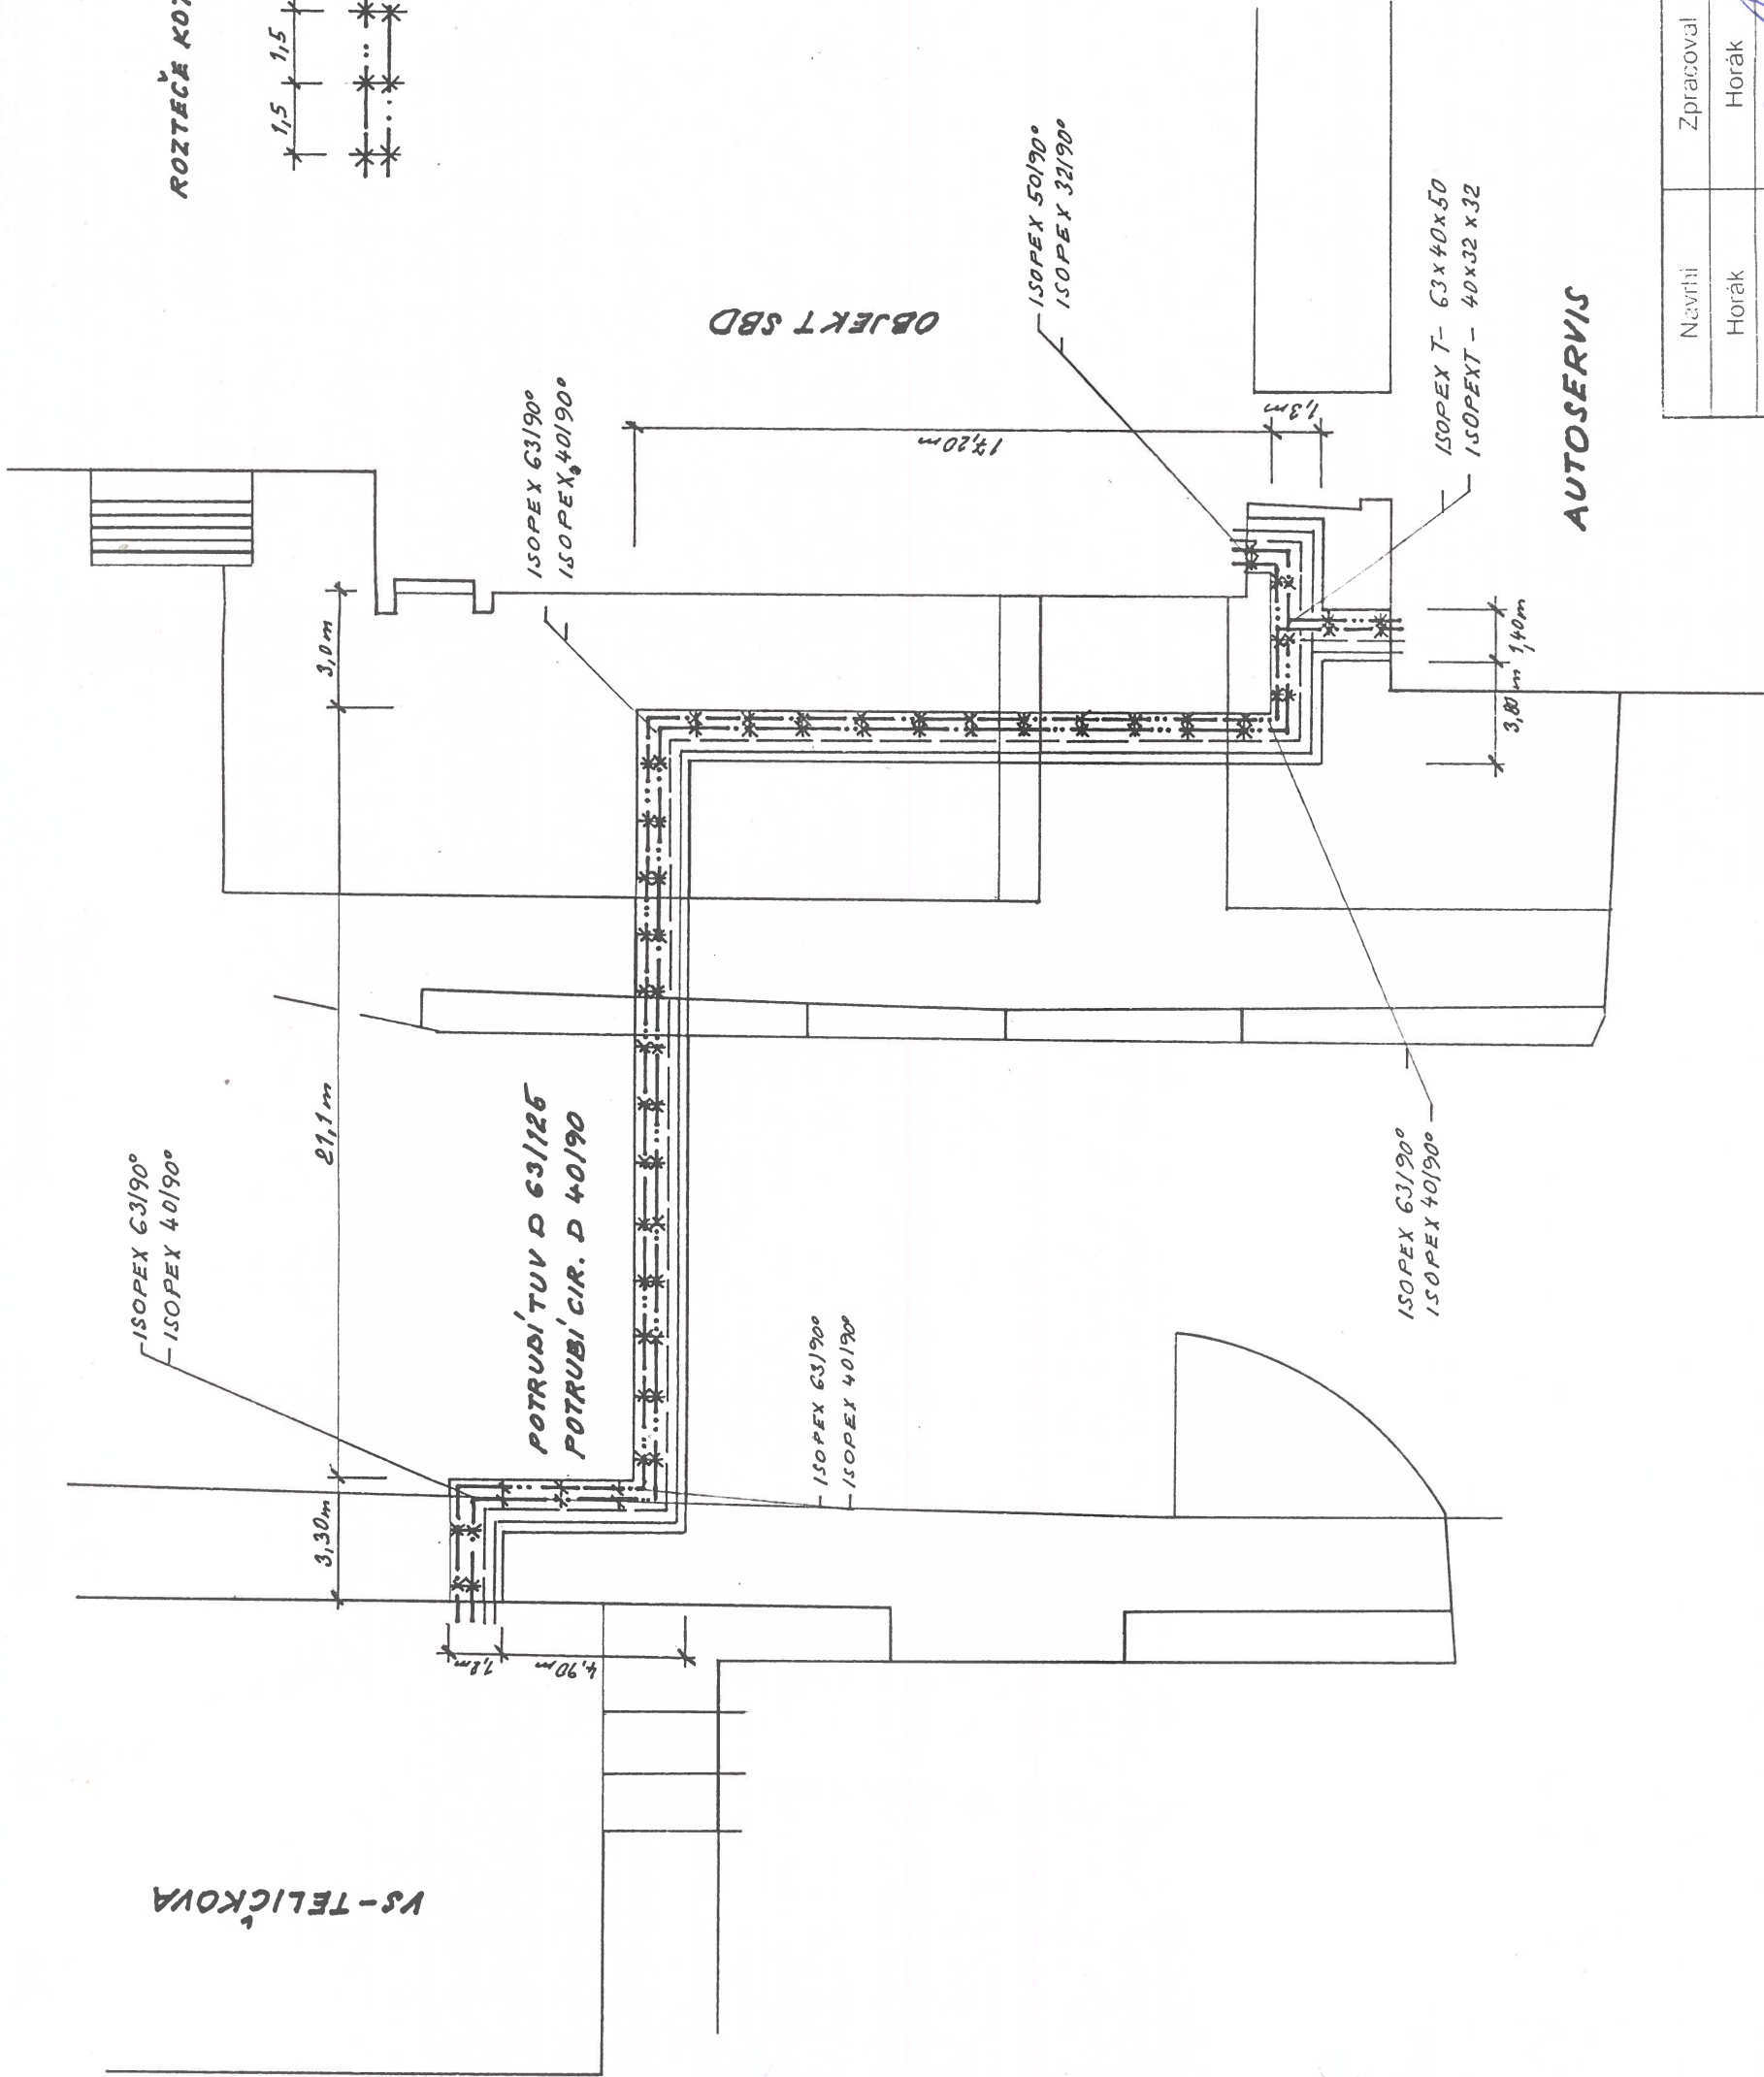


VS-TELIČKOVÁ

ROZTEČE KOTEVNÍCH TRHENŮ ON ISO860.1

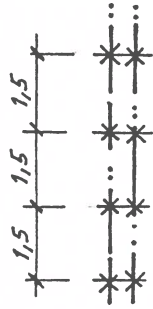

AUTOSERVIS

3

Navrhil	Zpracoval	Kreslil	Zodp. projektant	Razítko:
Horák	Horák	Horák	Vlačil V.	STAVEBNÍ PODNIK PŘEROV, s.r.o.
			11/12	telefon 0641/307901
Investor: Teplo Přerov a.s.				Husova 2
				751 55 PŘEROV 1
Stavba - dílo: Teličkova ul. Předmostí- Přerov				Datum : červenec 2003
Oprava potrubí TUV a cirkulace z VS Teličkova do objektů SBD				Formát 2 A4
				Stupeň:
				Číslo zakázky:
Měřítko: 1 : 200				Výkr. č.001- zt
Situace				XX